

MAPA DO CELÓW PROJEKTOWYCH

aktualna pod względem syt.-wys. i uzbrojenia
podziemnego terenu na dzień 16.12.2017

SKALA 1:500

Gmina: 221308_2, Osiek
Obręb: 0007, Osiek
Działka: 508/2, 765/2
Km.: 6.206.25.01.1.3; 6.206.25.01.1.4
KERG: GG-II.6640.3386.2017

Opracował:

Dnia: 18.12.2017

USŁUGI GEODEZYJNE

Włodzimierz Bandura
83-200 Starogard Gdański
ul. Pomorska 2 A, tel. 608 047 246
NIP 592-155-93-25, Reg. 191210249

Geodeta Uprawniony

Włodzimierz Bandura
upr. nr 1590 G U G i K.

PROJEKT ZAGOSPODAROWANIA TERENU

SKALA 1:500

BUDOWA MAŁEJ ARCHITEKTURY, OGRODZENIA I UTWARDZENIA TERENU

Lokalizacja: Osiek, gm. Osiek
Dz. Nr 508/2 i 765/2, obręb geod. Osiek

Investor: Gmina Osiek
Ul. Kwiatowa 30
83-221 Osiek

Mapa została wykonana
bez ustalenia obciążeń
służebnościami grunutowymi

Poswiadcza się, że niniejszy dokument
wypełnił geodeta w celu integracji
z innymi danymi technicznymi
i stanowi on integralną część projektu.

Data wydania mapy
to 18.12.2017

Przebieg instalacji
dotyczy instalacji
dotyczy instalacji

Partyzantów Kociwskich

Br-Rivb


Br-Rivb

ZESPÓŁ UZGADNIANIA DOKUMENTACJI
W granicach opracowania mapy nie występują
projektowane urządzenia uzgodnione w ZUP

INSPEKTOR
Wzrost: 1,70 m
Dokumentacja Projektowej
Pracowni Architektonicznej

LEGENDA:

- GRANICA DZIAŁKI
- NAWIERZCHNIA UTWARDZONA Z KOSTKI
- ISTN. BUDYNEK USŁUGOWY
- PROJ. MIEJSCA POSTOJOWE
- ZIELEŃ
- NAWIERZCHNIA Z KRUSZYWA
- CIĄGI KOMUNIKACYJNE
- STOJAKI NA ROWERY
- ŁAWKI
- KOSZE NA ŚMIECI
- POIDEŁKO DLA LUDZI
- SŁUPEK ZRASZAJĄCY
- OZDOBNA RZEŻBA
- PROJ. OGRODZENIE
- ISTN. OGRODZENIE DO LIKWIDACJI
- ŚMIECZNIK
- ISTN. DRZEWA DO USUNIĘCIA

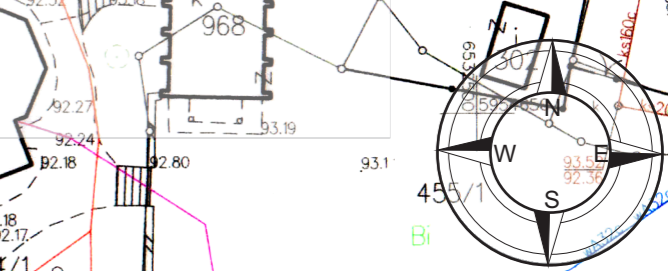

PRACOWNIA ARCHITEKTONICZNA s.c. A. Rogowska, L. Niklewski		SKALA
PROJEKT ZAGOSPODAROWANIA TERENU		1:500
Potwierdzam za zgodność z oryginałem mapę do celów projektowych w zakresie znaków, symboli, treści oraz skali		
OBIEKT	Budowa małej architektury	
LOKALIZACJA	Osiek, gm. Osiek, Dz. Nr 508/2 i 765/2, obr. Geod. Osiek	
PROJEKTANT	Imię i nazwisko	Nr upr.
arch.	Mgr inż. arch Anita Rogowska	158/Gd/01
Sanit.	Mgr inż. Łukasz Pruszek	POM/063/POOS/06
FAZA	BRANŻA	DATA
Proj.	Arch., Sanit.	Gruździeń 2017
		NR RYS
		Z1