

SKALA 1:1000

Organ prowadzący  
panstwowy zasób geodezyjny  
Układ odniesienia: PL-ETRF 89, układ wsp. płaskich: PL-2000 strefa 6 (18°), układ wys.: PL-KRON86-NH (Kronsztadt 60)

Nazwa materiału zespołu


Identyfikator subinwencji  
materiału zespołu

Dział wykonania

Imię, nazwisko i podpis osoby  
reprezentującej

Starosta Starogardzki  
mapa do celów  
informacyjnych  
66 11 6642. 634 1013  
10.06.2018

Sekcje mapy: 6.206.25.01.1  
obr. Osiek 0007: dz. 432/2

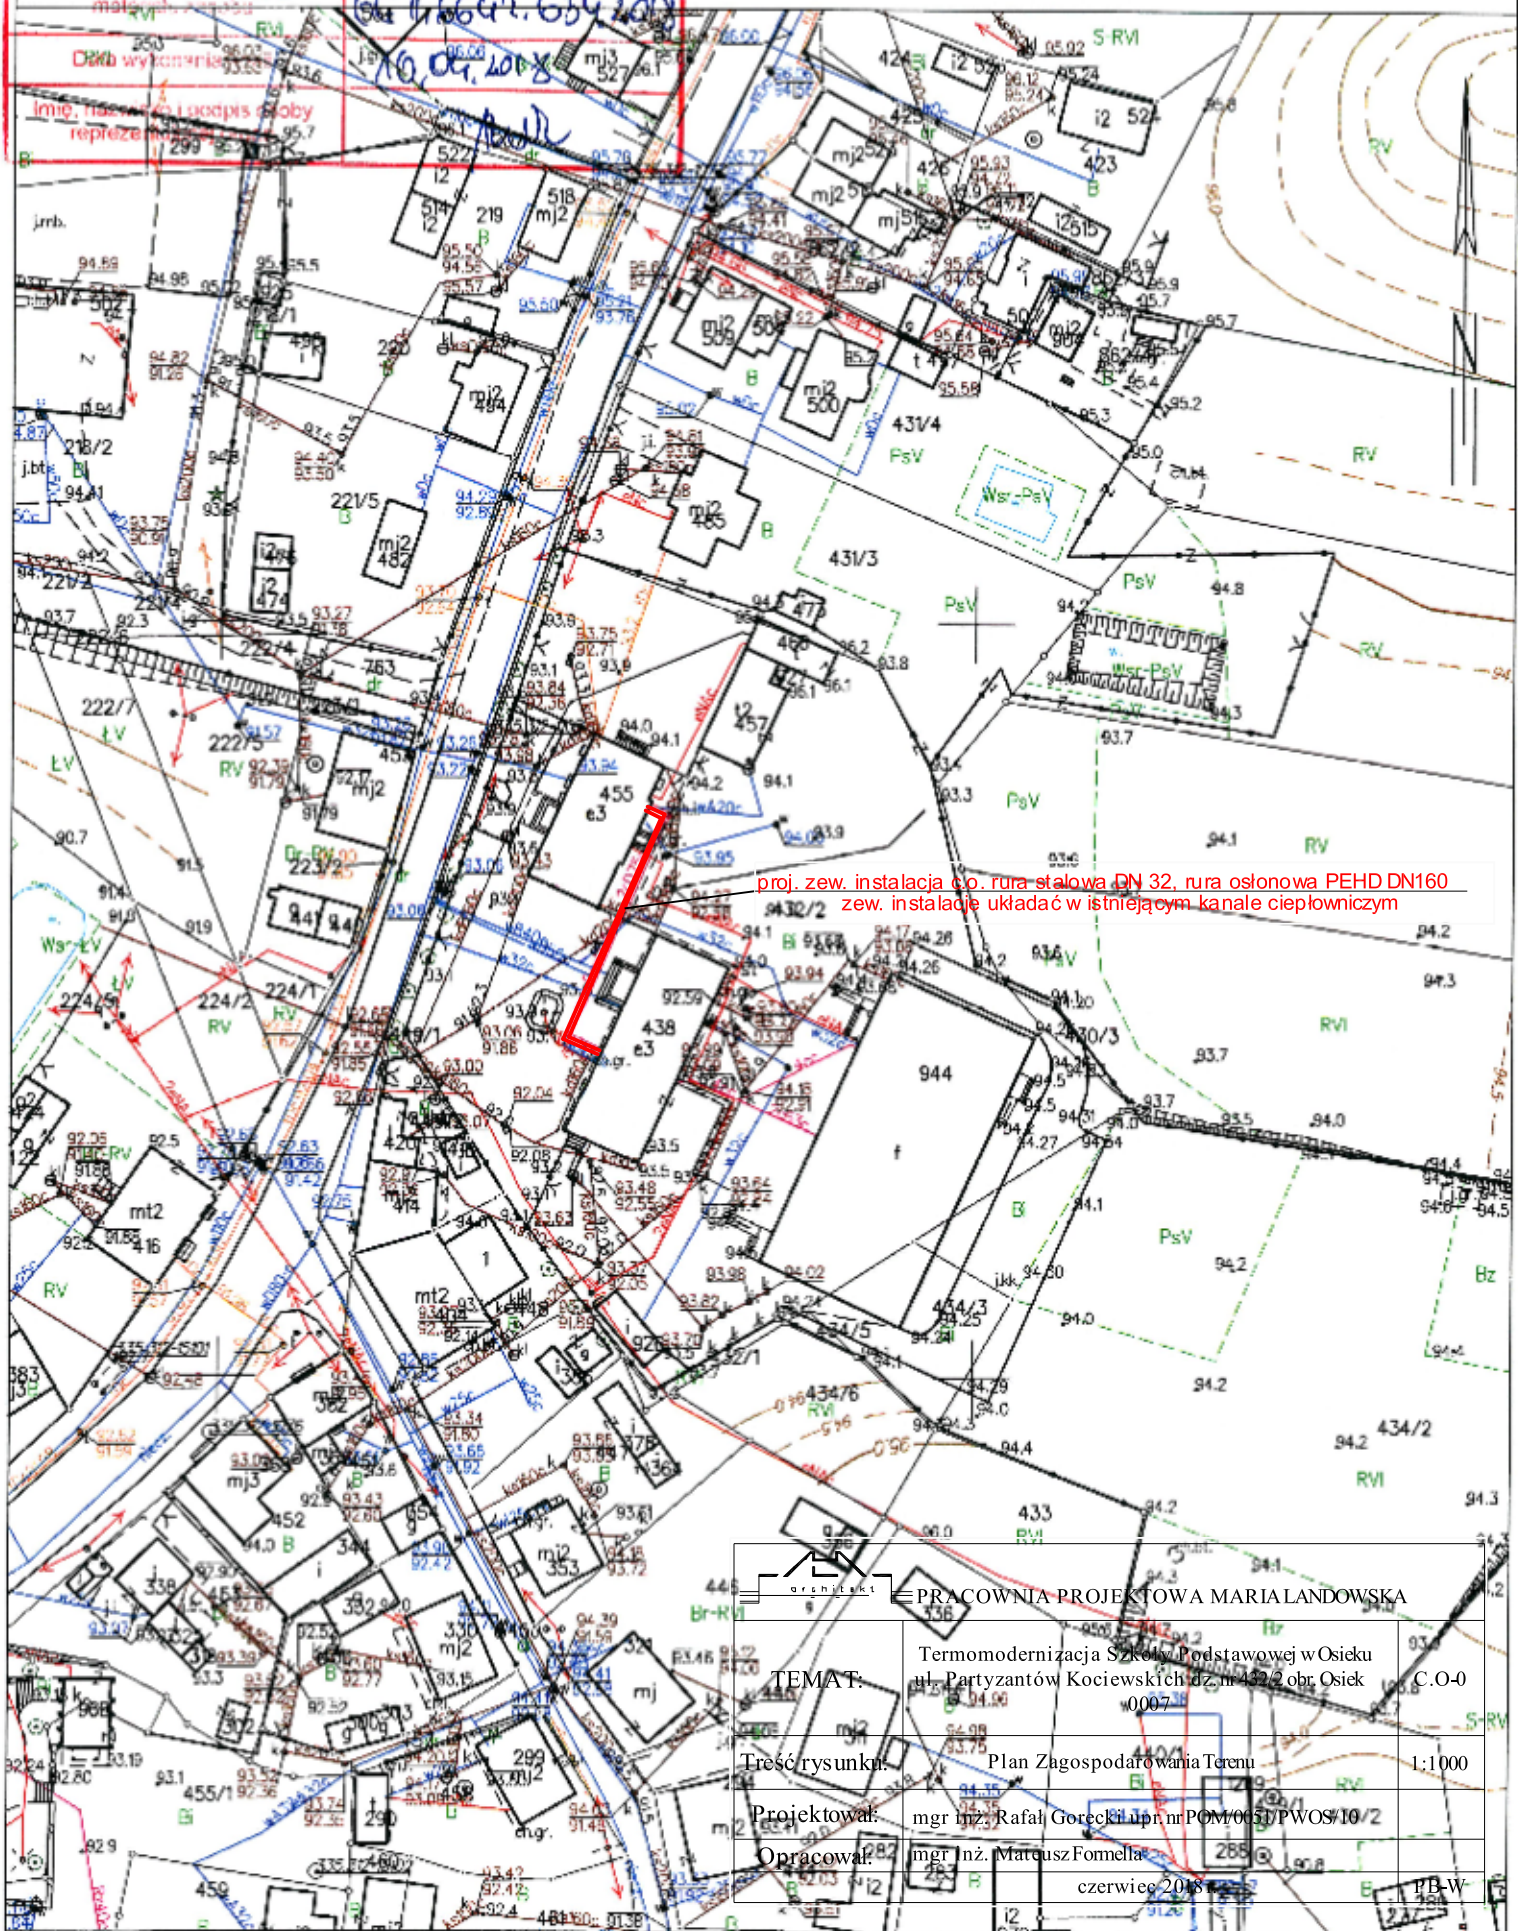

proj. zew. instalacja c.o. rura stalowa DN 32, rura osłonowa PEHD DN160  
zew. instalacje układac w istniejącym kanale ciepłowniczym

PRACOWNIA PROJEKTOWA MARIALANDOWSKA	
TEMAT:	Termomodernizacja Szkoły Podstawowej w Osieku ul. Partyzantów Kociewskich dz. nr 432/2 obr. Osiek 0007 C.O-0
Treść rysunku:	Plan Zagospodarowania Terenu 1:1000
Projektował:	mgr inż. Rafał Gorecki upr. nr POM/0651/PWOS/10/2
Opracował:	mgr inż. Marcin Fomella czerwiec 2018 r. PB-W