


SKALA 1:1000

Organ projektowy: pangsowy zasób państwowy
 Układ odniesienia: PL-ETRF 89, układ wysp. płaskich: PL-2000 strefa 6 (18°), układ wys.: PL-KRON86-NH (Kronstadt 60)
 Nazwa materiału źródła: Starosta Starogardzki
 Informacyjny: Sekcje mapy: 6.206.25.01.1
 obr. Osiek 0007: dz. 432/2

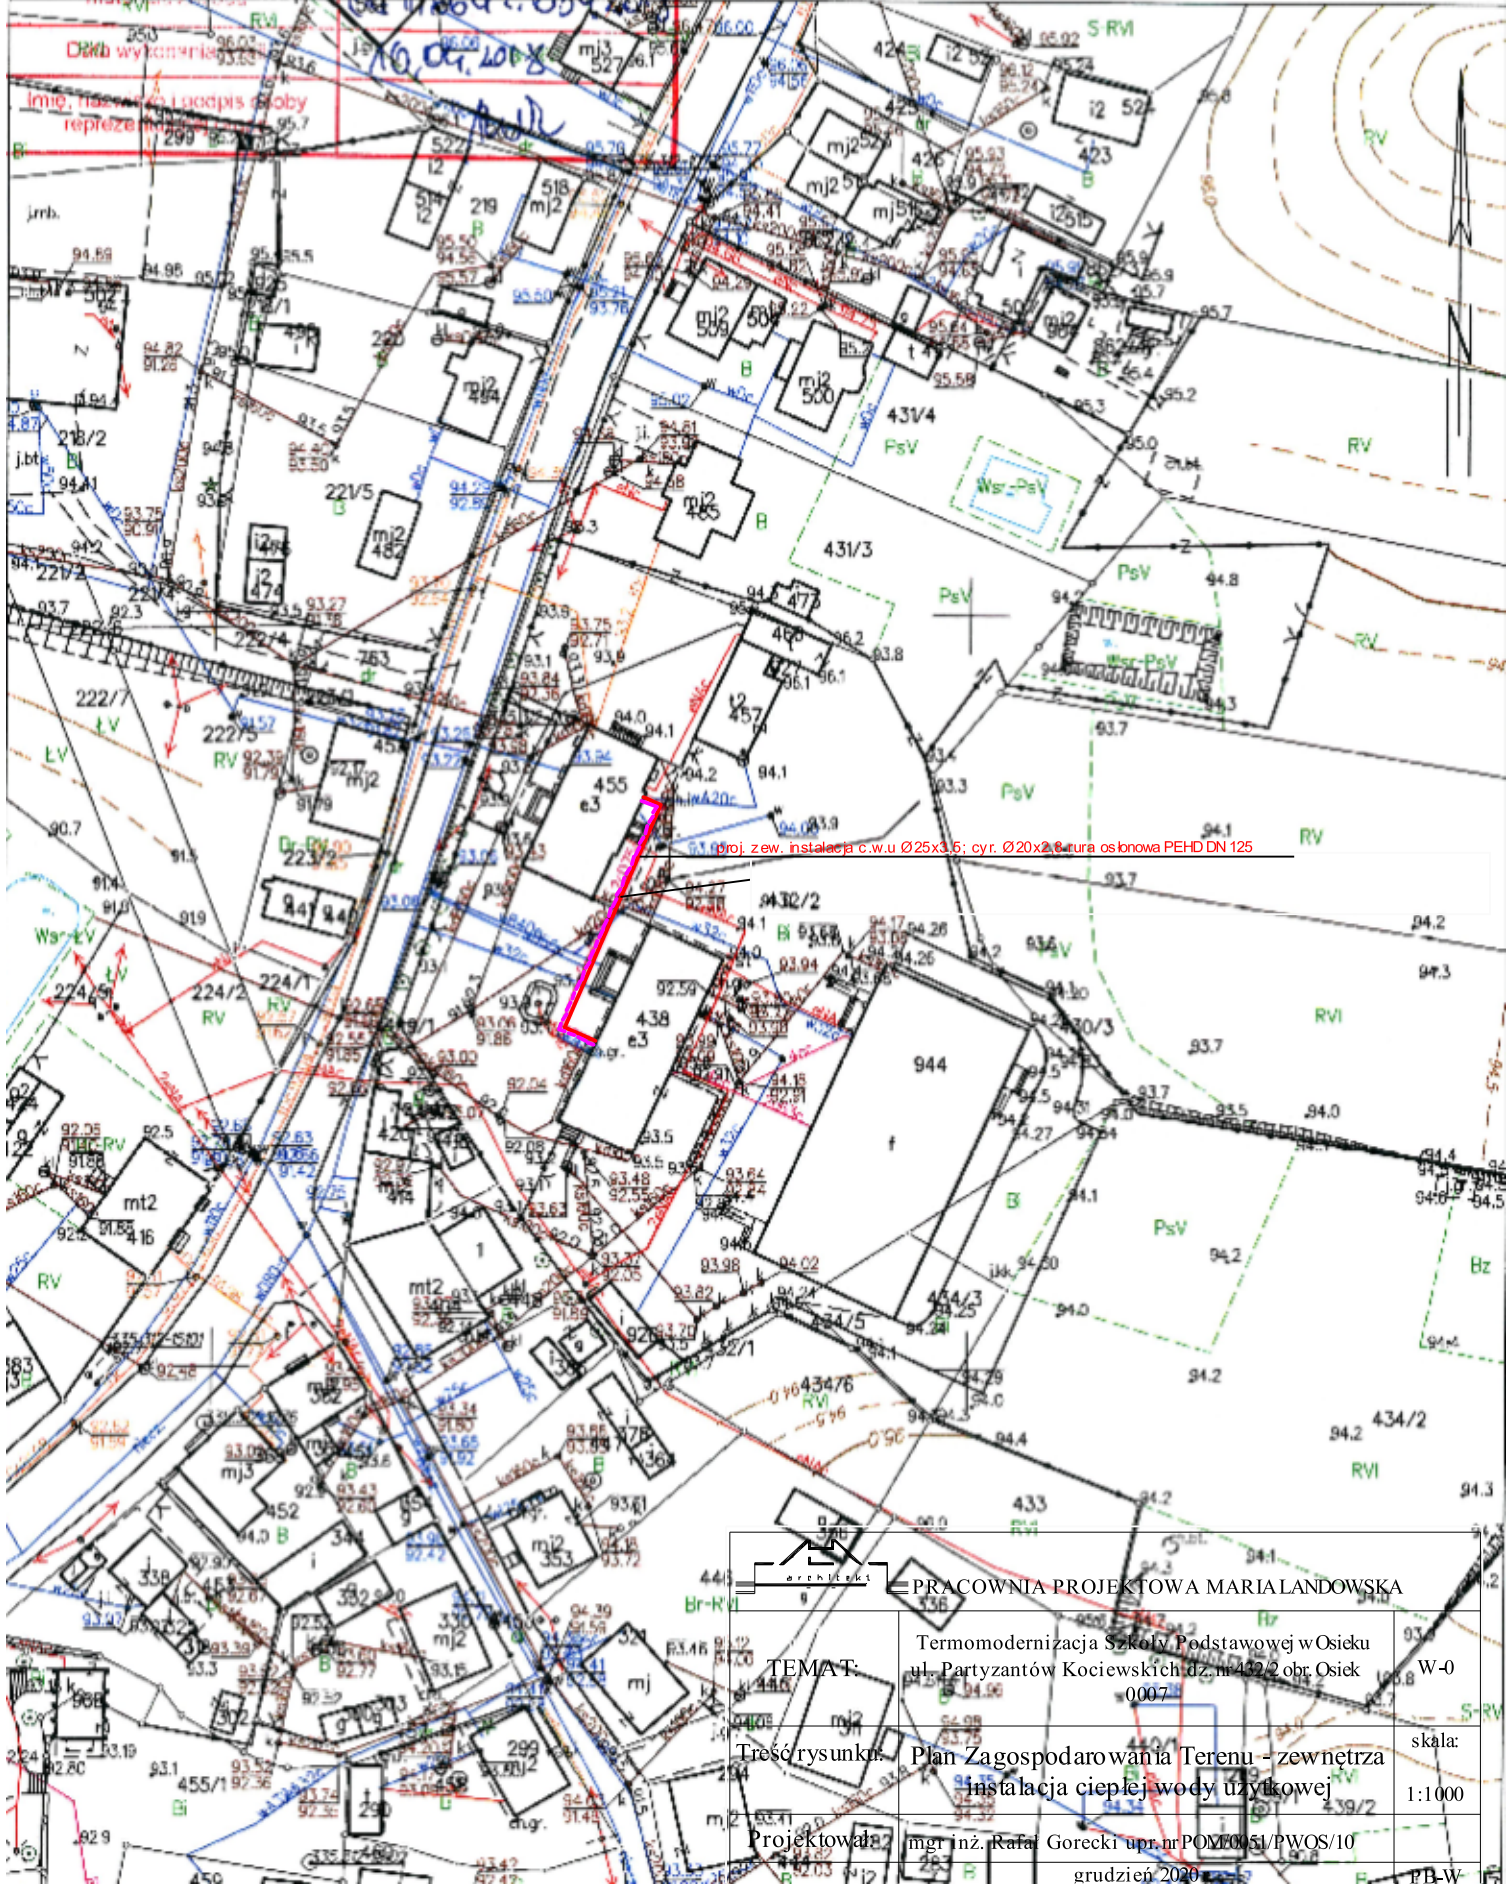

PRACOWNIA PROJEKTOWA MARIALANDOWSKA	
TEMAT:	Termomodernizacja Szkoły Podstawowej w Osieku ul. Partyzantów Kociewskich dz. nr 432/2 obr. Osiek 0007
Treść rysunku:	Plan Zagospodarowania Terenu - zewnętrzna instalacja ciepłej wody użytkowej
Projektował:	mgr inż. Rafał Gorecki upr. nr POM/0051/PWOS/10
	skala: 1:1000
	grudzień 2020