



# Rzut Piwnicy budynek nr 2 skala 1:100

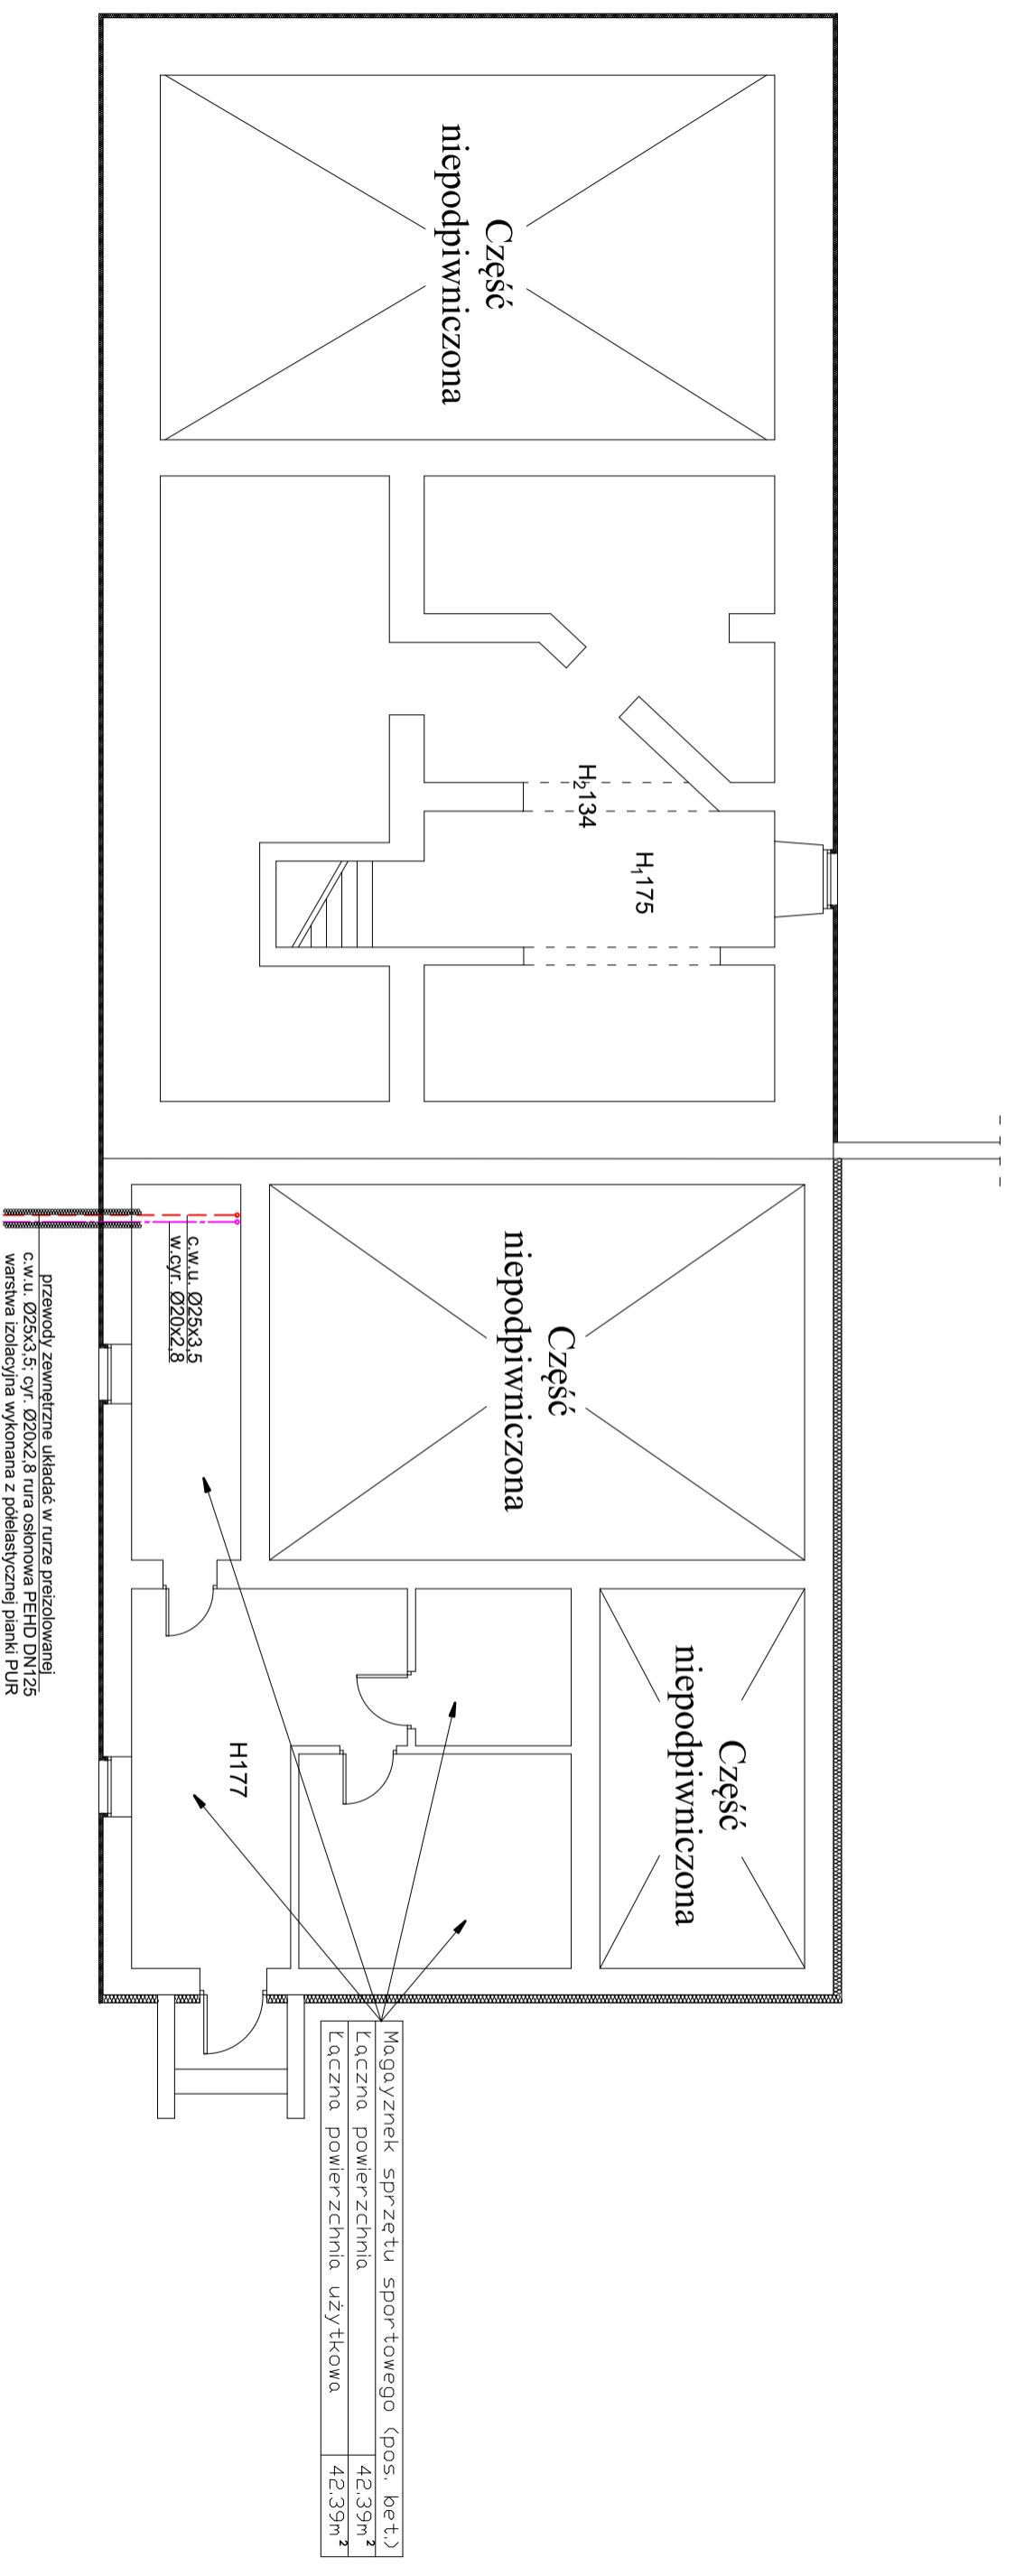

## LEGENDA

- - proj. ciepła woda użytkowa rury PP zgrzewane
- - proj. cyrkulacja rury PP zgrzewane
- CWU... - oznaczenie pionu ciepłej wody i cyrkulacji

 PRACOWNIA PROJEKTOWA MARIA LANDOWSKA	
<b>TEMAT:</b> Termomodernizacja Szkoły Podstawowej w Osieku ul. Partyzantów Kociewskich dz. nr 432/2 obr. Osiek 0007	W-1
<b>Treść rysunku:</b> Rzut piwnicy budynku nr 2 - instalacja wody	1:100
<b>Opracował:</b> mgr inż. Rafał Gorecki upr. nr POM/0051/PWOS/10 grudzień 2020r.	PW